
 
 

 
 









LEGENDA GRAFICZNA:

	GŁÓWNE OSIE KONSTRUKCYJNE	Hg. Hd. ...	WYSOKOŚĆ GÓRY I SPODU ELEMENTU KONSTR.
	IDENTYFIKACJA PRZEKROJU	Hpt. ...	WYSOKOŚĆ PARAPETU (od wykończonej posadzki)
	IDENTYFIKACJA WIDOKU ELEWACJI	Hst. ...	WYSOKOŚĆ NADPROŻA (w świetle konstrukcji)
	GŁÓWNE WEJŚCIE	Hst. ...	WYSOKOŚĆ SUFITU (od wykończonej posadzki)
	TYP PRZEGRODY	RS	RURA SPUSZCZOWA
	TYP DRZWI	Ks	KRATKA SIEKOWIA LUB WPUSŁ PODŁOGOWY
	TYP OKNA	Zw	ZAWÓR CZERNY ZE ZŁAZCZĄ
	TYP ŚCIANY KURTYNOWEJ	S	SZUSZKARA ELEKTRYCZNA DO RĄK
	POZIOM WARSZTNY WYKOŃCZONEJ NA PRZEKROJACH	W	WENTYLACJA MECHANICZNA - NAWIEW / WYWIEW
	POZIOM WARSZTNY WYKOŃCZONEJ NA RZUTACH	TB	TABLICA BEZPIECZNIKOWA
		TD	TABLICA OŚWIETLENIA SALI SPORTOWEJ

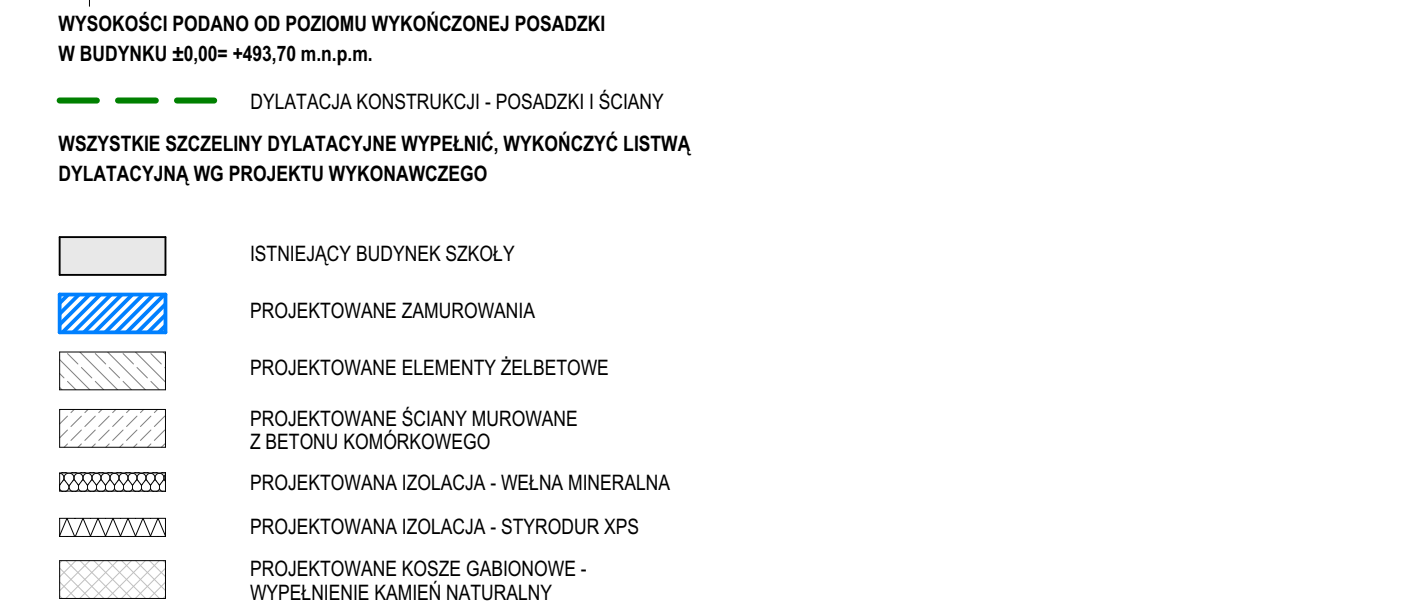

ELEMENTY ODZIELENIA PRZECIWOŻAROWEGO

--- PRZEGRODA O ODPORNOŚCI OGNIOWEJ REI 60

--- PRZEGRODA O ODPORNOŚCI OGNIOWEJ REI 120

V	V.V	III	Σ.011	Σ.011

WIEWIÓRA & GOLCZYK
A R C H I T E K T U R A

[illegible]BRANZA: **ARCHITEKTURA** STADIUM: **PROJEKT BUDOWLANY**

PROJEKT: BUDOWA SALI GIMNASTYCZNEJ Z ZAPLECZEM I NIEZBEDNĄ INFRASTRUKTURĄ NA DZIAŁKACH O NR EWID. 2946/13, 2946/17, 2951/38, 4415/99, 4415/100 W CIECINIE, UL. ŚW. KATARZYNY 246.

INWESTOR : GMINA WĘGIERSKA GÓRKA UL. ZIELONA 43, 34-350 WĘGIERSKA GÓRKA

Autodesk LT 2011

RYSONEK: RZUT PIĘTRA	391-82260668
----------------------	--------------

<p> GŁÓWNY PROJEKTANT : mgr inż. arch. MACIEJ WIEWIÓRA <small>nr upr.: 195/04 B-B</small> </p>	<p> NR PROJEKTU : 163 </p>
--	---

Uprawnienia budowlane bez ograniczeń do projektowania i kierowania robotami budowlanymi w specjalności architektonicznej	REWIZJA :
--	-----------

SPRAWDZIŁ :	mgr inż. arch. JACEK WIEWIÓRA nr ukr. 2002 B-8	DATA :	12.11.2019r.
-------------	---	--------	--------------

Uprawnienia budowlane bez ograniczeń do projektowania i kierowania robotami budowlanymi w specjalności architektonicznej	SKALA : 1:50
--	--------------

WSPÓŁPRACA :	AGNIESZKA KAPELA	KREŚLIŁ :	A.K.
--------------	------------------	-----------	------

			NIR RYSUNKU :
			A-18

			A-1.2

SVETLO VE DRUGI MESTNOSTI: SVETLO ČRNO TOČKO KVALITATIVNE MOŽE BŮT: PRIPADNĚ KVALITATIVNĚ, PRITLAKOVANĚM V PRŮBĚHU COTURNAMAM IM, PRITLAKOVANĚM, SE PRŮBĚH, ELECTRONICM

LUB MECHANICZNY W POSTACI ODRYTU KSIĘGOGRAFICZNEJ, NAGRAWKA CZY W JAKIEJKOLWIEK INNEJ FORME, BEZ WCZEŚNIEJSZEGO UŻYTKOWANIA PISEMNEJ ZGODY WŁAŚCIELCIA PRAW AUTORSKICH.

Dz. Urn. Nr 24/Poz. 83 z dn. 4.02.1994 r.