


HYDRANT NAZIEMNY DN80

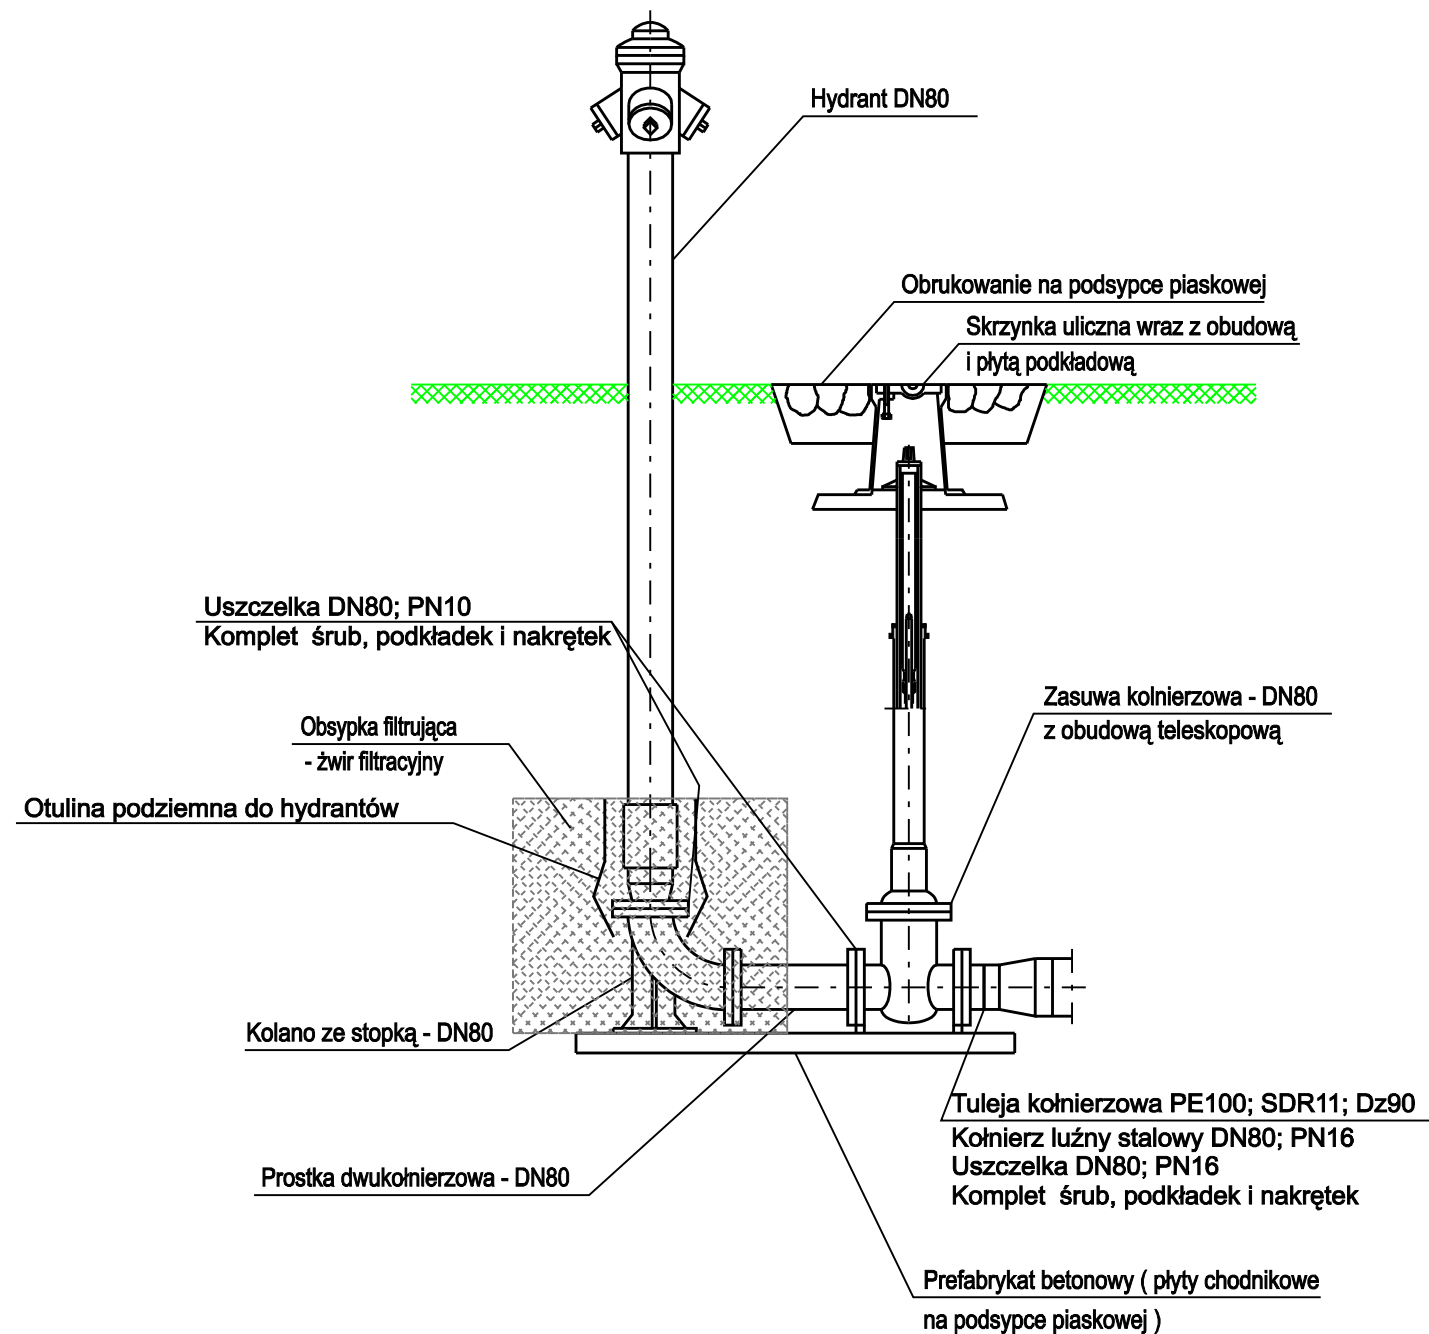

UWAGA: Wszystkie połączenia kołnierzowe zabezpieczyć folią termokurczliwą stosowaną do wodociągów.

Obiekt					BUDOWA SALI GIMNASTYCZNEJ Z ZAPLECZEM I NIEZBĘDNĄ INFRASTRUKTURĄ NA DZIAŁKACH O NR EWID. 2946/13, 2946/17, 2951/38, 4415/99, 4415/100, W CIĘCINIE, UL. ŚW. KATARZYNY 246.				
INTERsoft IntellCAD Professional+ 6.2 PL - licencja PROJKONS InstalCAD Wersja 1.0 - licencja PROJKONS			Projekt KANALIZACJA DESZCZOWA, PRZYŁĄCZE WOD-KAN						
Inwestor			GMINA WĘGIERSKA GÓRKA ul. Zielona 43, 34-350 Węgierska Górka						
Nazwa rysunku				HYDRANT NAZIEMNY DN80				Branża Instalacyjna	
 PROJKONS Projektowanie instalacji i sieci sanitarnych mgr inż. Tomasz Kłis 43-305 BIELSKO-BIAŁA ul. Władysława IV 40 tel./fax 33 8213640, tel. kom. 501423313 e-mail: projkons@poczta.onet.pl				Opracował	Projektował	Sprawdził		Stadium PB	
			Nazwisko	mgr inż. T. Kłis	mgr inż. R. Wilczek specjalność: Instalacyjno-Inżynierska nr uprawnień: 63/91/B-B	mgr inż. A. Wilczek specjalność: Instalacyjno-Inżynierska nr uprawnień: SLK/6783/PWOS/14		Skala 1:20	
				Podpis				Nr rys. 06	
				Data	12.11.2019r.				