
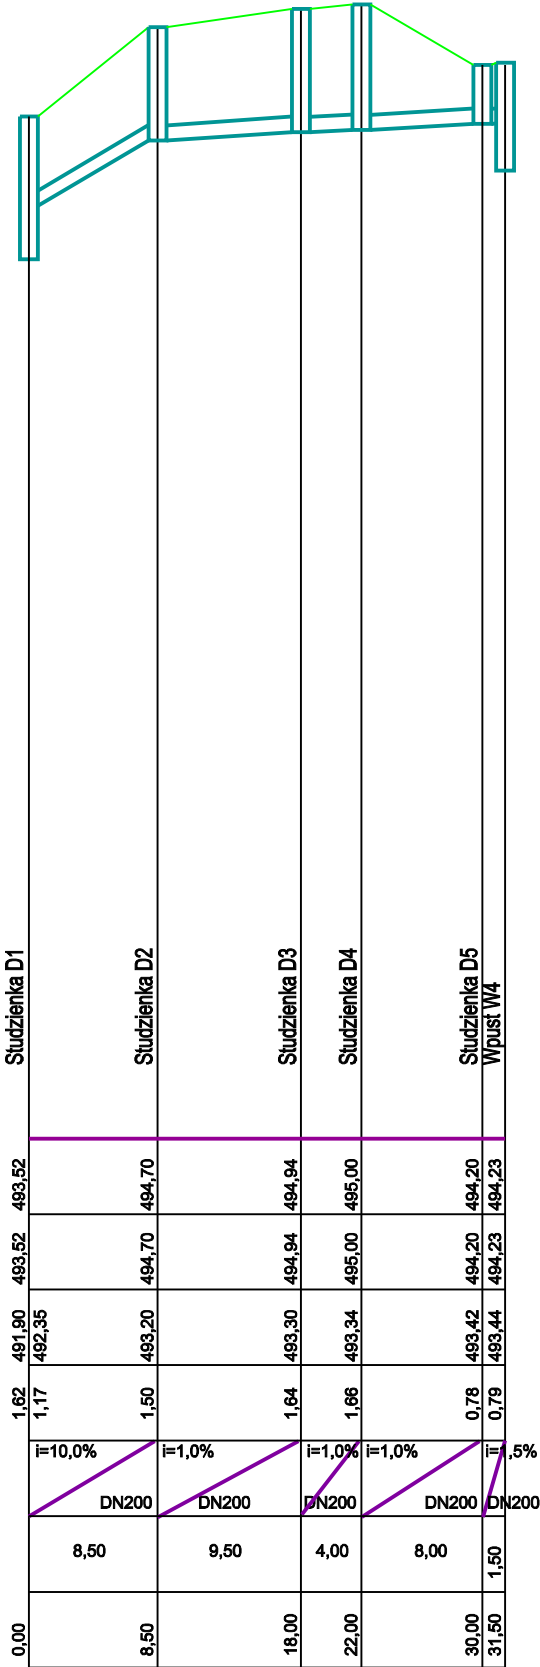



POZIOM PORÓWNAWCZY 480,00m n.p.m.

RZĘDNA TERENU PROJ. [m.n.p.m]	493,00	493,52	493,51	493,64	493,68	494,30	495,72	495,70
RZĘDNA TERENU ISTN. [m.n.p.m]	493,00	493,52	493,51	493,64	493,68	494,30	495,72	495,70
RZĘDNA DNA KANAŁU [m.n.p.m]	491,30	491,90	492,21	492,34	492,49	492,90	494,30	494,35
ZAGŁĘBIENIE KANAŁU [m.n.p.m]	1,70	1,62	1,30	1,30	1,19	1,40	1,42	1,35
SPADEK [%]	i=10,0%	i=4,1%	i=1,4%	i=1,0%	i=5,1%	i=5,7%	i=2,0%	i=5,5%
ŚREDNICA, MATERIAŁ	DN250	DN250	DN250	DN250	DN200	DN200	DN200	DN200
DŁUGOŚĆ [m]	6,00	7,50	9,00	14,50	8,00	24,50	2,50	
ODLEGŁOŚĆ [m]	0,00	6,00	13,50	22,50	37,00	45,00	69,50	72,00

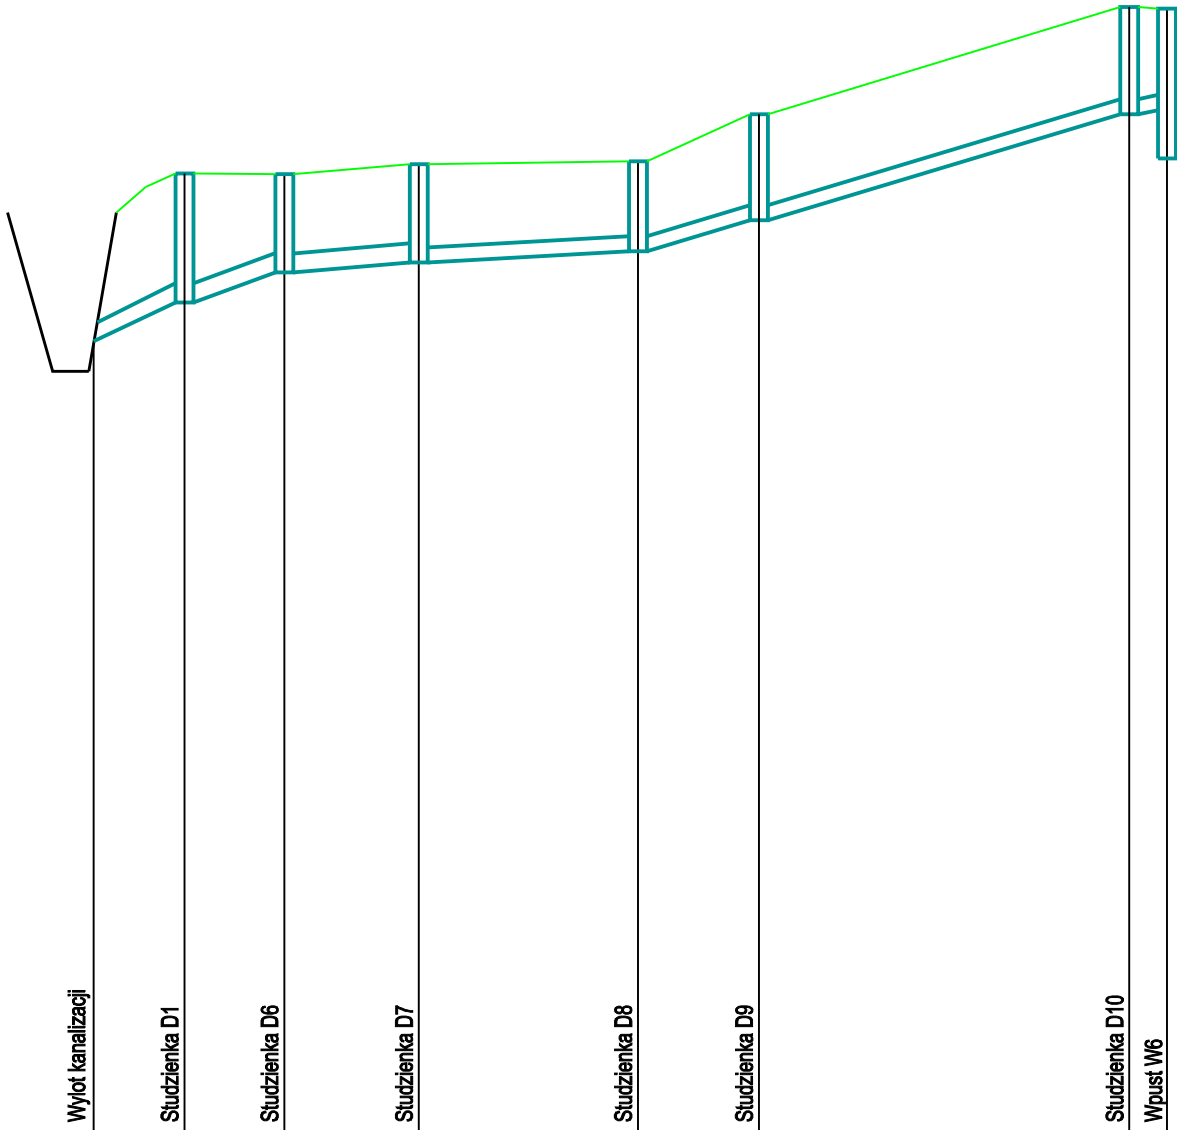

Obiekt	BUDOWA SALI GIMNASTYCZNEJ Z ZAPLECZEM I NIEZBEDNA INFRASTRUKTURA NA DZIAŁKACH O NR EWID. 2946/13, 2946/17, 2951/39, 4415/99, 4415/100, W CIĘCINIE, UL. ŚW. KATARZYNY 246.			Projekt		KANALIZACJA DESZCZOWA, PRZYŁĄCZE WOD-KAN	
	INTERCAD Inżyniering i Projektowanie s.c. - biuro PROJEKTOWANIE I INŻYNIERIA W OBLACZNIACH InstalCAD Wersja 1.0 - biuro PROJEKTOWANIE I INŻYNIERIA W OBLACZNIACH			Projekt		KANALIZACJA DESZCZOWA, PRZYŁĄCZE WOD-KAN	
Inwestor	GMINA WĘGIERSKA GÓRKA ul. Zielona 43, 34-350 Węgierska Górka			Branża		Instalacyjna	
Nazwa rysunku	PROFILE KANALIZACJI DESZCZOWEJ			Sprawdził		Stadium	
Biuro Projektowe	 PROJEKTOWANIE I INŻYNIERIA W OBLACZNIACH ul. Władysława IV 40 43-305 BIELSKO-BIAŁA tel./fax 33 6233546, tel. kom. 501423313 e-mail: projektor@goczasz.onet.pl	Nazwisko	Opracował mgr inż. T. Kiliś	Projektował mgr inż. R. Wilczek	Sprawdził mgr inż. A. Wilczek	PB	
		Podpis			specjalność: instalacyjno-inżynierska nr uprawnień: 63951/B-B	specjalność: instalacyjno-inżynierska nr uprawnień: SLK5783/PWOS/14	Skala 1:100/500
		Data				Nr rys. 02	