



Istn. umocnienie skarpy z koszy kamienno-siatkowych

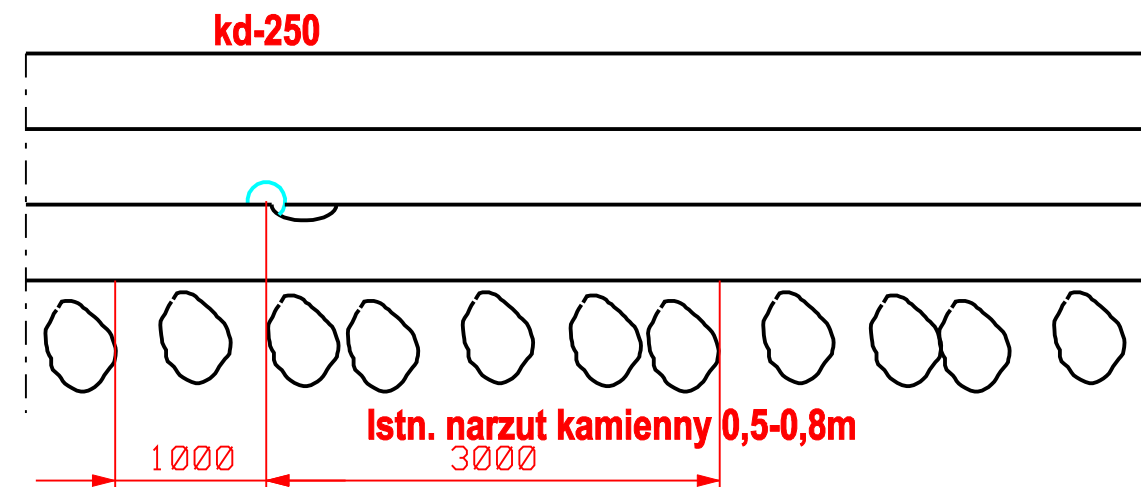

Obiekt						
BUDOWA SALI GIMNASTYCZNEJ Z ZAPLECZEM I NIEZBĘDNĄ INFRASTRUKTURĄ NA DZIAŁKACH O NR EWID. 2946/13, 2946/17, 2951/38, 4415/99, 4415/100, W CIĘCINIE, UL. ŚW. KATARZYNY 246.						
INTERsoft IntellCAD Professional+ 6.2 PL - licencja PROJKONS InstalCAD Wersja 1.0 - licencja PROJKONS		Projekt KANALIZACJA DESZCZOWA, PRZYŁĄCZE WOD-KAN				
Inwestor GMINA WĘGIERSKA GÓRKA ul. Zielona 43, 34-350 Węgierska Górka						
Nazwa rysunku WYLOT KANALIZACJI					Branża Instalacyjna	
 PROJKONS Projektowanie instalacji i sieci sanitarnych mgr inż. Tomasz Kiliś 43-305 BIELSKO-BIAŁA ul. Władysława IV 40 tel./fax 33 8213648, tel. kom. 601423313 e-mail: projkons@poczta.onet.pl		Opracował	Projektował	Sprawdził	Stadium PB	
		Nazwisko	mgr inż. T. Kiliś	mgr inż. R. Wilczek specjalność: Instalacyjno-Inżynierska nr uprawnień: 63/91/B-B	mgr inż. A. Wilczek specjalność: Instalacyjno-Inżynierska nr uprawnień: SLK/5783/PWOS/14	Skala 1:50
		Podpis				
		Data	12.11.2019r.			Nr rys. 03