


POZIOM PORÓWNAWCZY 475.00 m n.p.m.

RZĘDNA TERENU ISTN.	482.00	482.90	482.06	482.10	483.50	483.60	484.10	484.80
RZĘDNA DNA KANAŁU	482.00	482.06	482.10	482.16	482.44	482.52	483.40	484.80
ZAGŁĘBIENIE DNA KANAŁU	0.00	1.40	1.44	1.58	1.40	1.40	1.40	1.40
SPADKI, DŁUGOŚCI	0.8%	64.50m	1.94%	45.50m				
ŚREDNICA, MATERIAŁ		PVC Dz315 L=110.00m						
ODLEGŁOŚCI	0.00	7.90	12.50	8.00	44.00	55.46	64.50	45.50
HEKTOMETRY	WB3	D3.1	D3.2	D3.3			D3.4	

www.epi-soft.com.pl, Generator rysunkowy 7.11

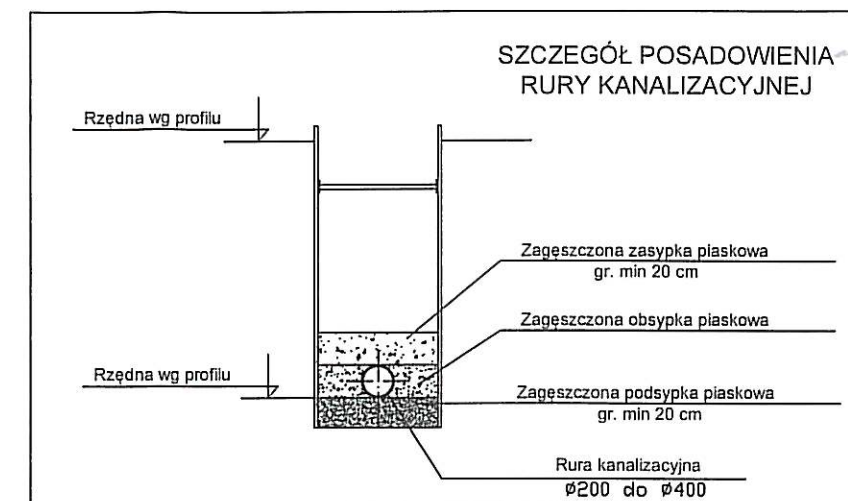

Uwagi:

1. W miejscach kolizji z istn. uzbrojeniem wykonać wykopy kontrolne w celu dokładnego i jednoznacznego ustalenia przebiegu istniejącego uzbrojenia podziemnego zarówno w poziomie jak i w pionie
2. Wszystkie studzienki kanalizacyjne z pierścieniem odcijającym i włazem żeliwnym typu ciężkiego D400
3. Wszystkie wpusty uliczne z pierścieniem odcijającym

Pracownia Projektowa „STANBUD” Cięcina ul. Wspólna 1, 34-350 Węgierska-Górka		tel./fax.: 601-86-57-32
Temat: BUDOWA I PRZEBUDOWA CIĄGÓW PIESZO- JEZDNYCH, BUDOWA KŁADEK, CHODNIKÓW DROG, PUNKTÓW PRZESIADKOWYCH Z WIATAMI ROWEROWYMI WRAZ Z INFRASTRUKTURĄ TECHNICZNĄ, ZLOKALIZOWANYCH W CENTRUM ZABNICY W OBRĘBIE: UL. RZECZNEJ, UL. SZKOŁNEJ, UL. WIEJSKIEJ, UL. SPORTOWEJ ORAZ FRAGMENTU UL. Ks. K. ŚMIECHA		Stadium: PB-W
Tytuł rys.: Profil podłużny sieci kanalizacji deszczowej ul. Rzeczna		Data: 2016-05-28
Inwestor: GMINA WĘGIERSKA GÓRKA UL. ZIELONA 43, 34-350 WĘGIERSKA GÓRKA		Skala: 1:100/1:1000
Projektował: mgr inż. Stanisław Golec upr. nr 308/02	Podpis: 	Nr rys.: 3.3
Sprawdził: mgr inż. Urszula Jeleń upr. nr MAP/0215/PWOS/12	Podpis: 	