




Elewacja południowo-wschodnia

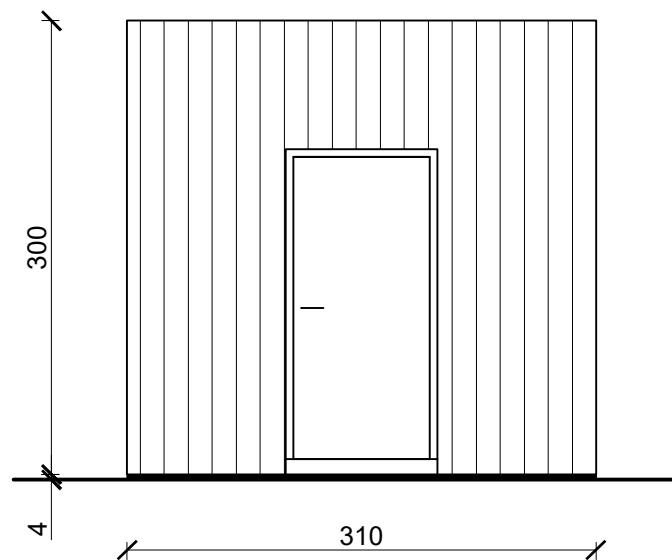

Elewacja północno-zachodnia

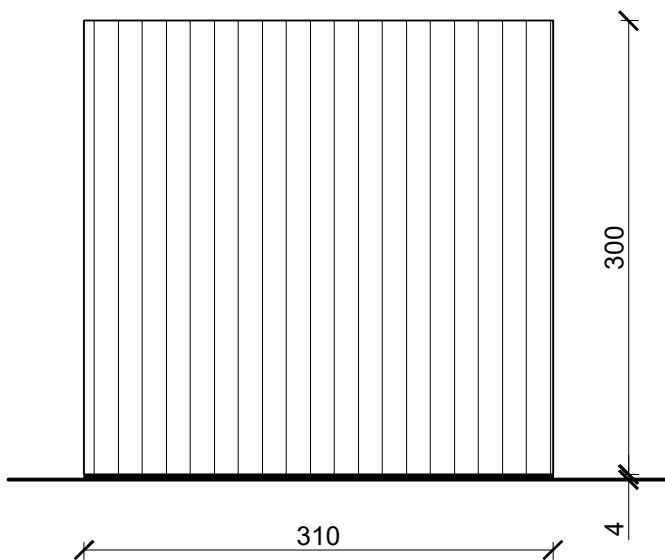

Elewacja północno-wschodnia  
/południowo-zachodnia

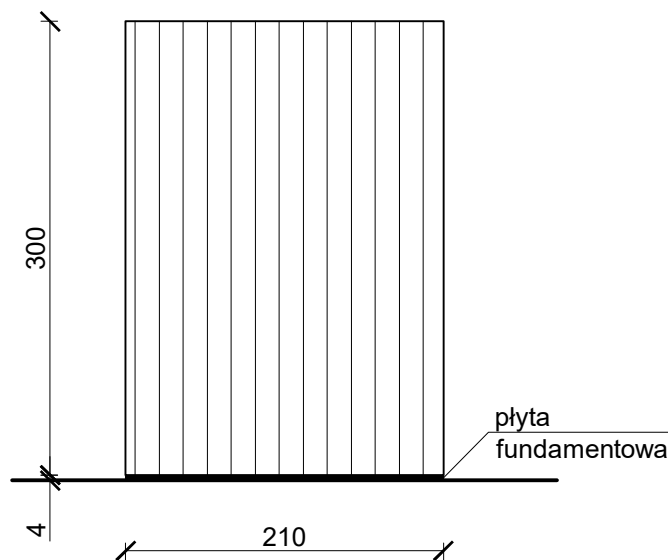

PROJEKTOWANIE WOD-KAN JERZY OLEARCZYK		
43-356 Kobiernice, Bujaków, ul. Podlesie 13		
Temat Odcinek sieci wod.-kan. wraz z przyłączami do budynków oraz hydrofornia w rejonie ulicy Zielonej w Węgierskiej Górze (sekcja: 182.112.202)	Branża Sanitarna	
Tytuł rysunku Elewacje hydroforni kontenerowej	Faza P.W.	
Inwestor "Beskid Ekosystem" Sp. z o.o. 34-350 Węgierska Górka, ul. Graniczna 1	Data 10.2016	
Projektant mgr inż. Jerzy Olearczyk upr. nr SLK/3231/PWOS/10	Podpis	Skala 1 : 50
Opracował mgr inż. Karol Kwak	Podpis	Nr rys. 8
	Podpis	